
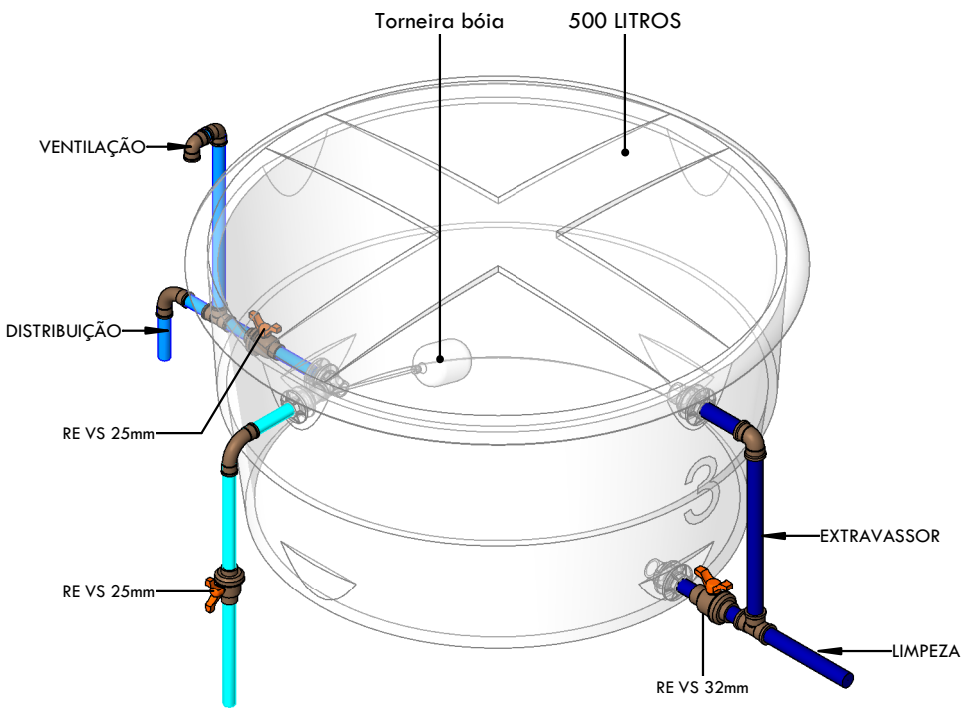
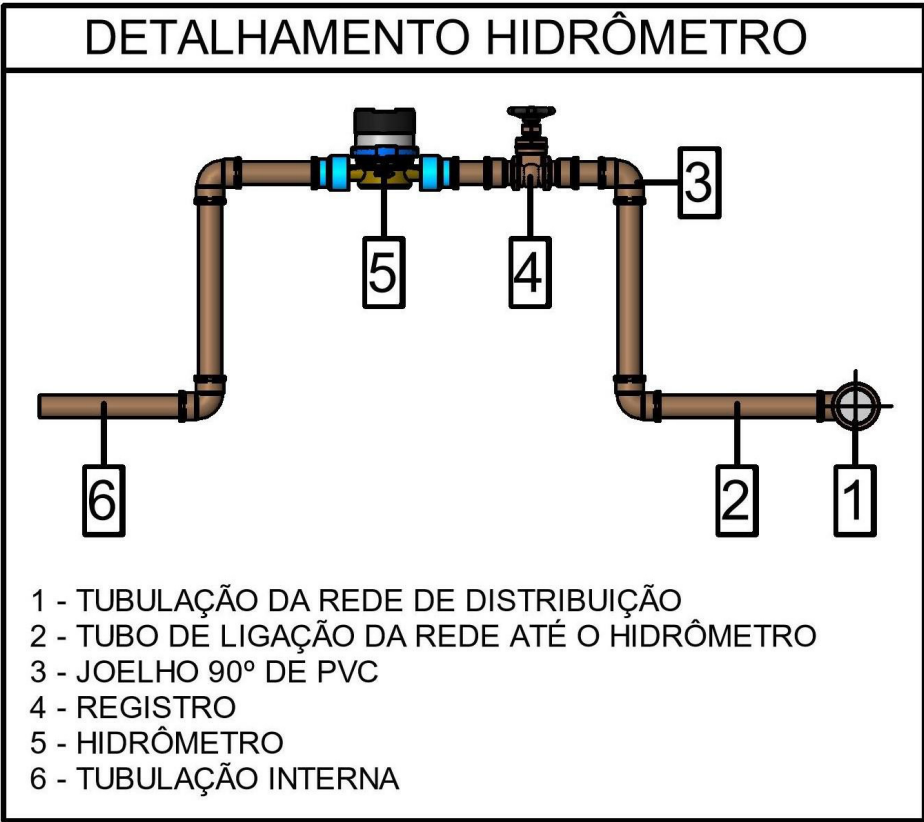


02 HIDRÁULICA - COBERTURA

Escala: 1 : 50

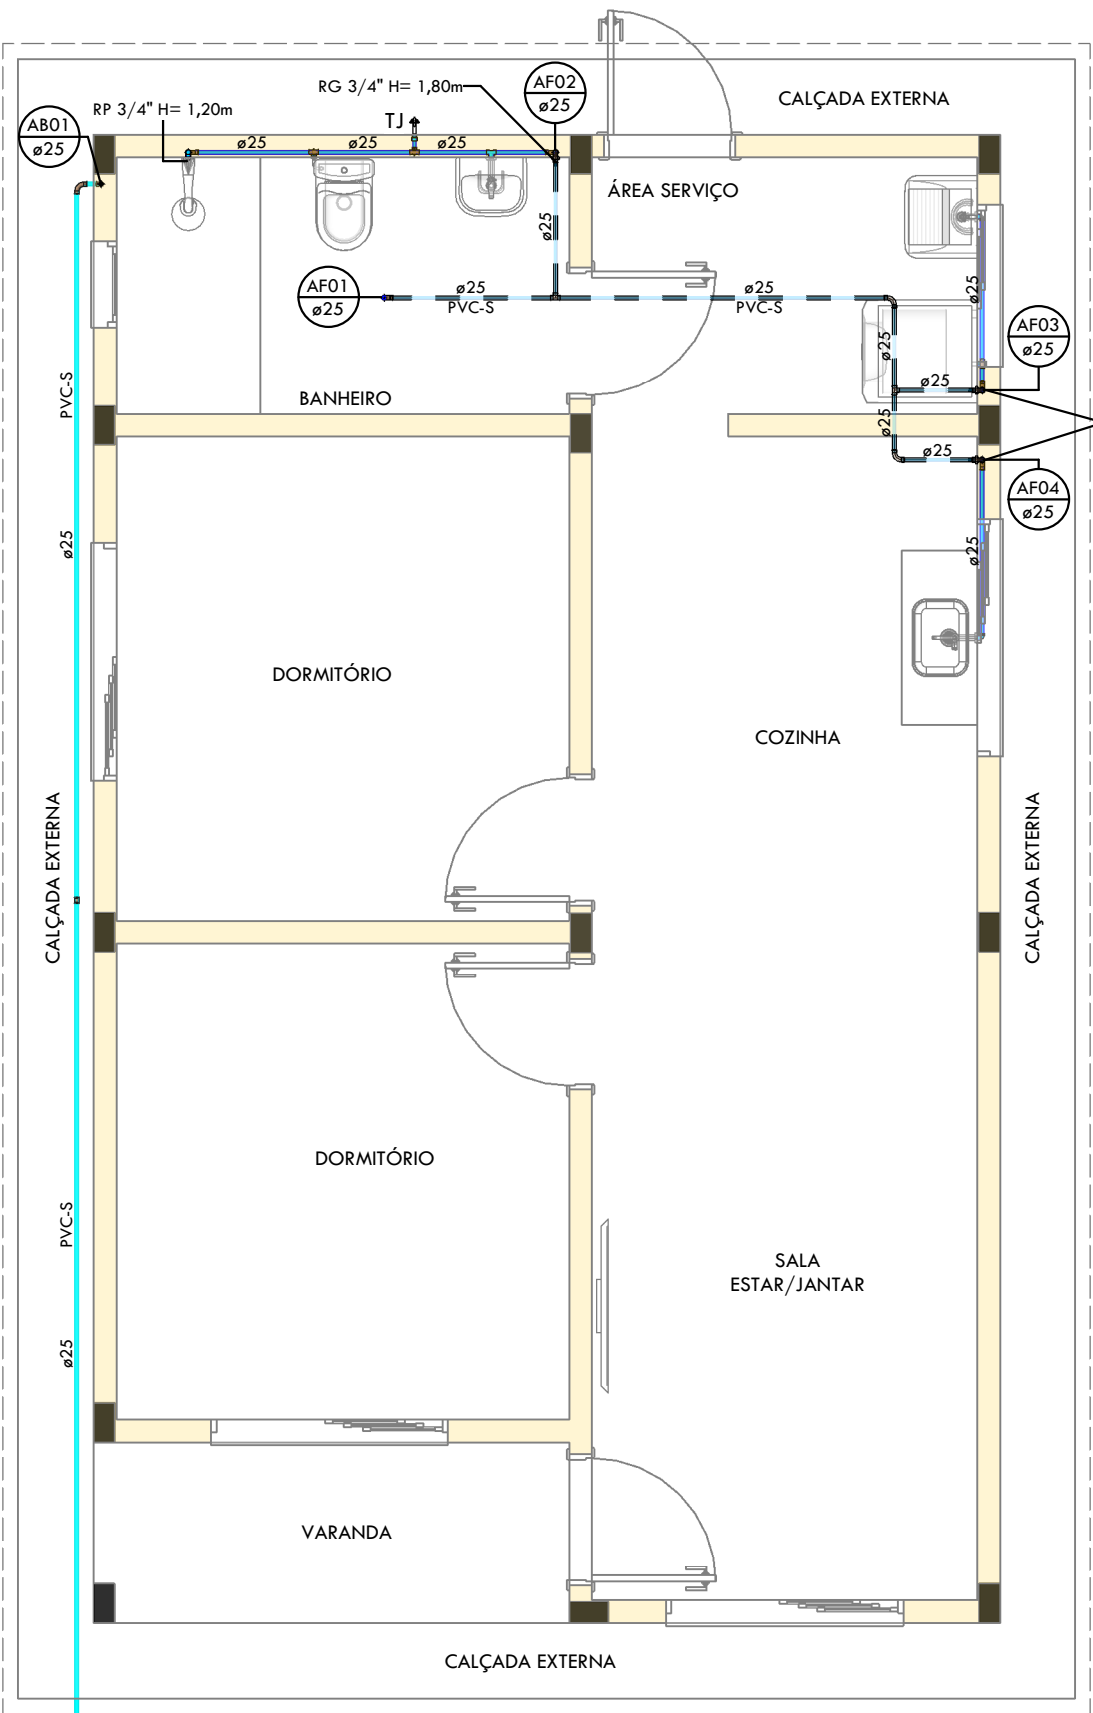

03 DET. RESERVATÓRIOS

Nomenclaturas	
RG	Registro de Gaveta
RP	Registro de Pressão
RE	Registro de Esfera
TJ	Torneira de Jardim

Cores	Tipos de sistema
	Água fria - Distribuição
	Água fria - Extravassor
	Água fria - Abastecimento

Linha	Posição do Tubo
	Tubulação abaixo da laje / na parede
	Tubulação pelo forro

Símbolos	Conteúdo
Coluna øDN	Tubulações verticais - O Apóstrofo (') após a numeração da coluna representa desvio (Ex.: AF1' = houve um desvio na coluna AF1);
AFn	Coluna de Água Fria (n = número da coluna)
ABn	Coluna de Abastecimento de Água Fria (n = número da coluna)
Material øDN	DN, sentido do escoamento e material do tubo

01 HIDRÁULICA - TÉRREO

Escala: 1 : 50

GIOVANÍ FÊRASSO
ARQUITETO URBANISTA

www.gfdesenhos.com.br
gfdesenhos
@gfdesenhos

OBRA: LOTEAMENTO LAJUS - Programa Minha Casa Minha Vida - FNHIS
LOCAL: RUA JULIO GOLIN - BAIRRO HOMERO - NONOÁI - RS

PROJETO: PROJETO ELÉTRICO
ASSUNTO: HIDRÁULICA - PLANTA BAIXA

PROPRIETÁRIO:

RESPONSÁVEL TÉCNICO:

ÁREA: 59,10 m²

MUNICÍPIO DE NONOÁI
CNPJ: 91.567.974/0001-07

GIOVANÍ LUIS FERASSO
CAU RS: A189382-3

ESCALA:

Como indicado

DATA:

AGOSTO/2025

PRANCHA:

H01/02

DESENHO:

DESENHOS
ARQUITETURA E CONSTRUÇÕES
JOÃO VITOR BASSO