
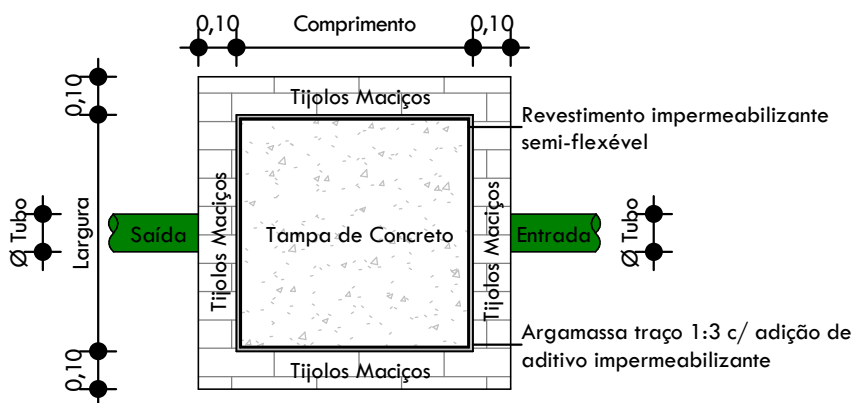


Símbolos	Conteúdo
	Tubulações verticais - O Apóstrofo (') após a numeração da coluna representa desvio (Ex.: TQ1' = houve um desvio na coluna TQ1);
CVn	Coluna de Ventilação (n = número da coluna)
	DN, sentido do escoamento e material do tubo

Cores	Tipos de sistema
	Esgoto - Primário
	Esgoto - Secundário
	Esgoto - Gordura
	Esgoto - Ventilação


Nomenclaturas	
CS	Caixa Sifonada
CI	Caixa de Inspeção
CG	Caixa de Gordura
Sm	Sumidouro

DETALHAMENTO SUMIDOURO

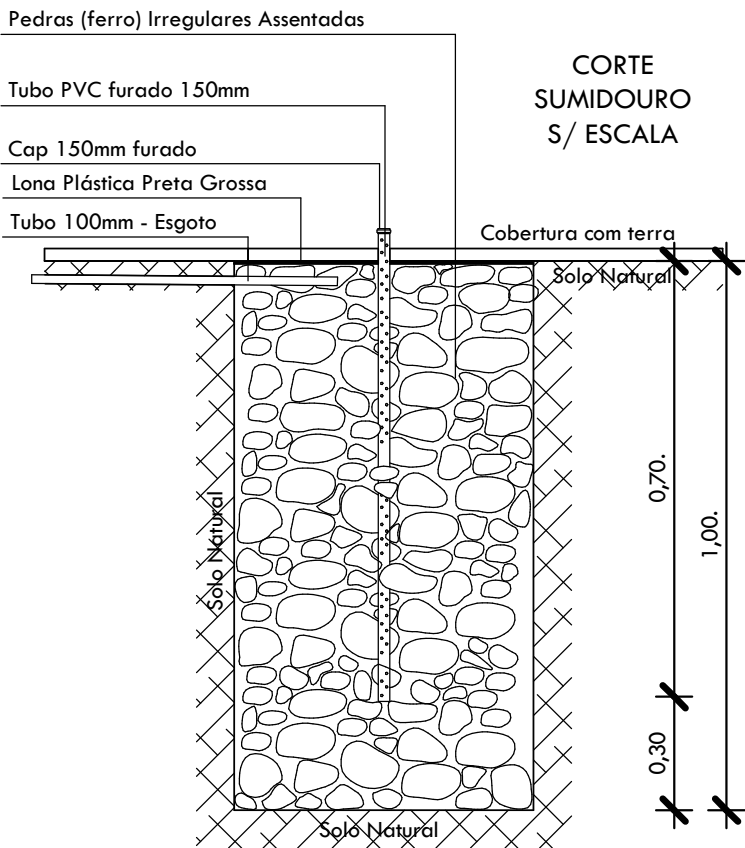

Planta Baixa - Caixa de Inspeção

1 : 20

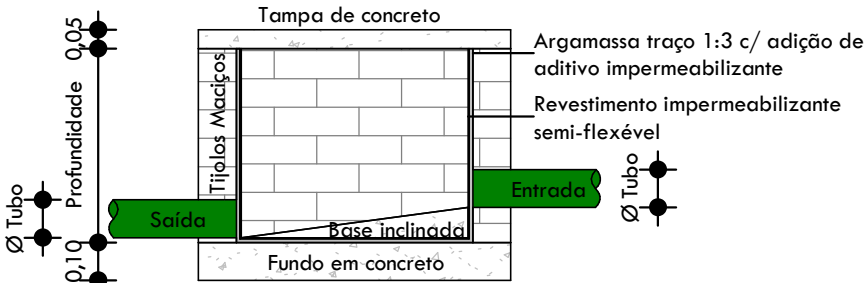

Corte lateral - Caixa de Inspeção

1 : 20

GIOVANI FÊRASSO
ARQUITETO URBANISTA

www.gfdesenhos.com.br
gfdesenhos
@gfdesenhos

RUA ALFREDO CERUTTI, 238 - BAIRRO ITAPAGÉ
FREDERICO WESTPHALEN - RS
CEP: 98410-000
FONE: (55) 2010-4207 99967-4850

OBRA: LOTEAMENTO LAJUS - Programa Minha Casa Minha Vida - FNHIS
LOCAL: RUA JULIO GOLIN - BAIRRO HOMERO - NONOAI - RS

PROJETO: PROJETO ELÉTRICO
ASSUNTO: SANITÁRIO - PLANTA BAIXA

PROPRIETÁRIO:

RESPONSÁVEL TÉCNICO:

ÁREA: 59,10 m²

MUNICÍPIO DE NONOAI
CNPJ: 91 567 974/0001-07

gov.br

GIOVANI LUIS FERASSO
CAU RS: A189382-3

ESCALA: Como indicado

DATA: AGOSTO/2025

PRANCHA:

H02/02

DESENHO:

DESENHOS
ARQUITETURA E CONSTRUÇÕES
JOÃO VITOR BASSO

01

SANITÁRIO - TÉRREO

Escala: 1 : 50