


PLANTA IMPLANTAÇÃO
ACESSO DE VIATURAS
ESCALA: 1/500

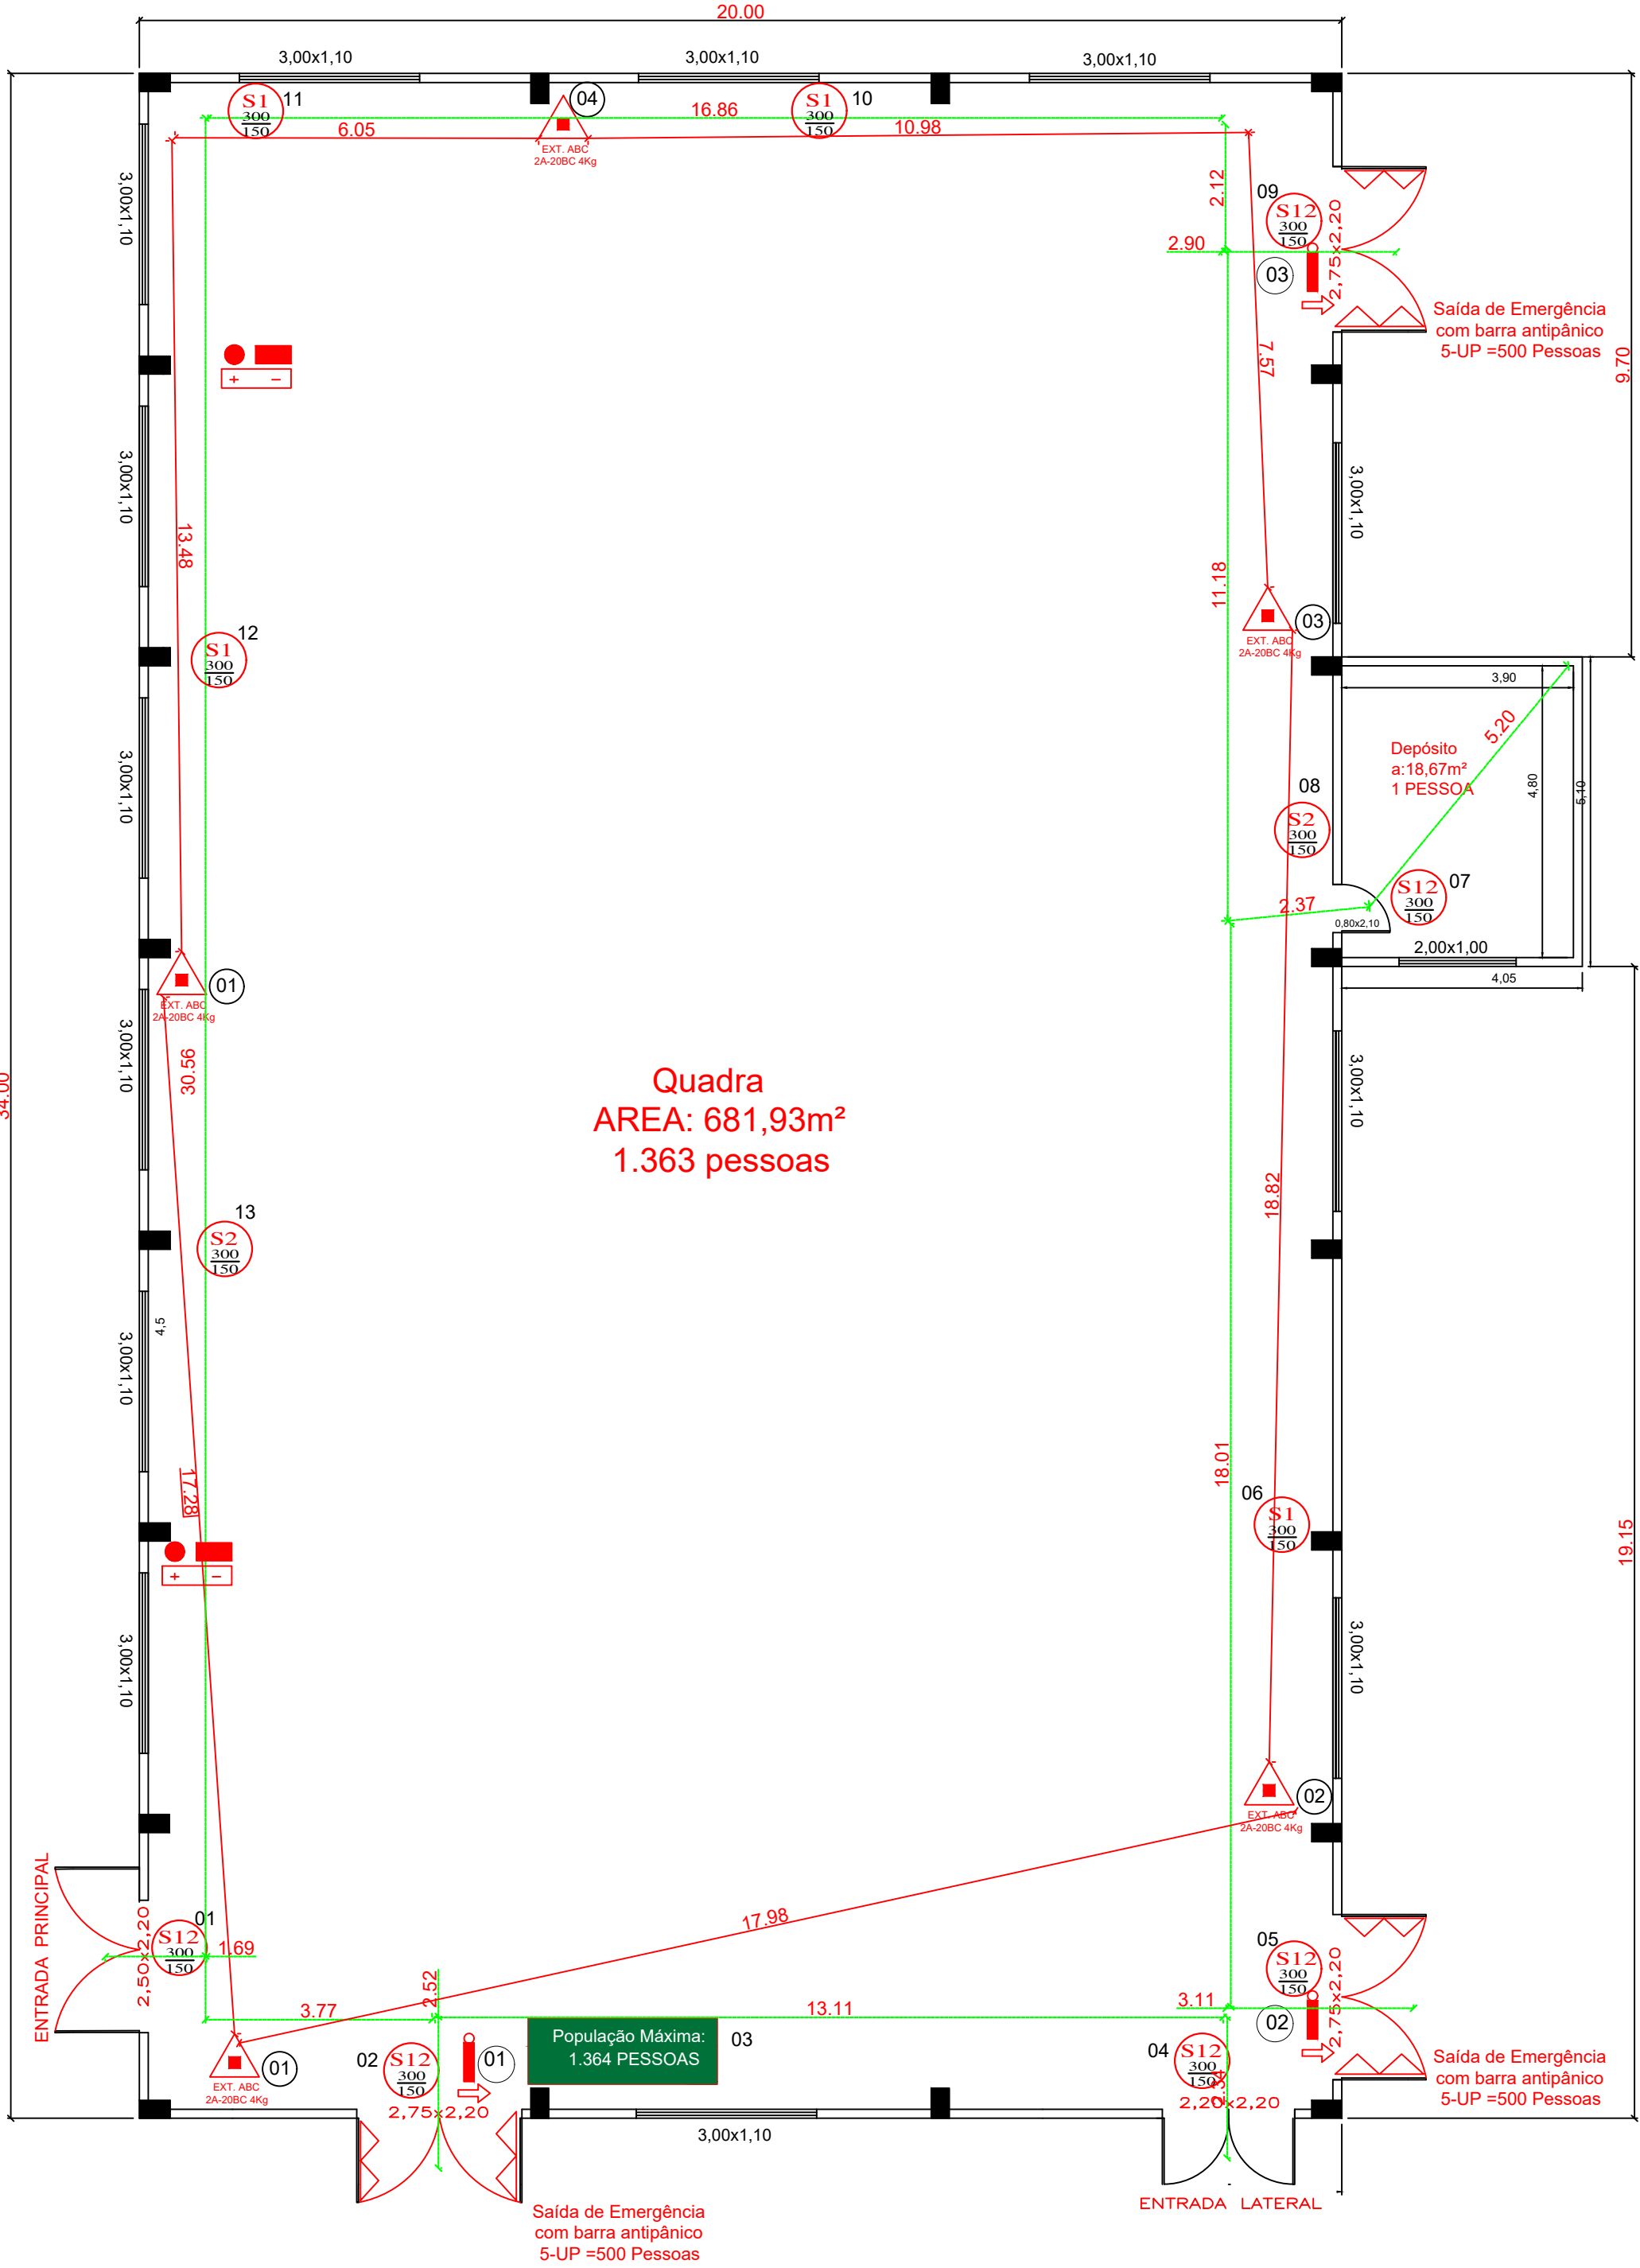

PLANTA BAIXA
AREA TOTAL:700,60m²
POPULAÇÃO: 1.364 PESSOAS
SAIDAS DE EMERGENCIA 15-UP=1500 PESSOAS
ESCALA: 1/100

SINALIZAÇÃO PADRÃO CONF. RT-CBMRS 12/2021

SINALIZAÇÃO SAÍDA DE EMERGÊNCIA		
SINALIZAÇÃO	COD. L/H MM	DESCRIÇÃO
	S1 300 150	SENTIDO DA ROTA DE SAÍDA DE EMERGÊNCIA
	S2 300 150	SENTIDO DA ROTA DE SAÍDA DE EMERGÊNCIA
	S3 300 150	SENTIDO DA ROTA DE SAÍDA DE EMERGÊNCIA
	S6 300 150	SENTIDO DA ROTA DE SAÍDA DE EMERGÊNCIA
SAÍDA	S12 300 150	SAÍDA DE EMERGÊNCIA
SAÍDA DE EMERGÊNCIA		
		BARRA ANTIPANICO
		PORTA CORTA FOGO
ALARME DE INCÊNDIOS E ILUMINAÇÃO DE EMERGÊNCIA		
		CENTRAL DE DETECÇÃO E ALARME DE INCÊNDIO
		ACIONADOR DE ALARME DE INCÊNDIO - TIPO QUEBRE O VIDRO
ILUMINAÇÃO DE EMERGÊNCIA		
		FAROLETES 2200 LÚMENS
		BLOCO AUTÔNOMO 30 LEDS
		ILUMINAÇÃO-BALISAMENTO (SAÍDA SEMPRE ACESA FUNDO VERDE)
EXTINTORES DE INCÊNDIO PORTÁTEIS		
		EXTINTOR PÔ QUÍMICO SECO ABC (PQS)
		EXTINTOR AGUA PRESSURIZADA - AP
		EXTINTOR PÔ QUÍMICO SECO BC (PQS)
		EXTINTOR CO2
HIDRANTE E MANGOTINHOS		
		MANGOTINHO
		HIDRANTE SIMPLES
		HIDRANTE DUPLO
		DISPOSITIVO DE RECALQUE SIMPLES
		DISPOSITIVO DE RECALQUE DUPLO
		RESERVATÓRIO DE INCÊNDIO