

01

SANITÁRIO - TÉRREO



Escala: 1 : 50

Símbolos	Conteúdo
	Tubulações verticais - O Apóstrofo (') após a numeração da coluna representa desvio (Ex.: TQ1' = houve um desvio na coluna TQ1);
CVn	Coluna de Ventilação (n = número da coluna)
	DN, sentido do escoamento e material do tubo

Cores	Tipos de sistema
	Esgoto - Primário
	Esgoto - Secundário
	Esgoto - Gordura
	Esgoto - Ventilação


Nomenclaturas	
CS	Caixa Sifonada
CI	Caixa de Inspeção
CG	Caixa de Gordura
Sm	Sumidouro

DETALHAMENTO SUMIDOURO

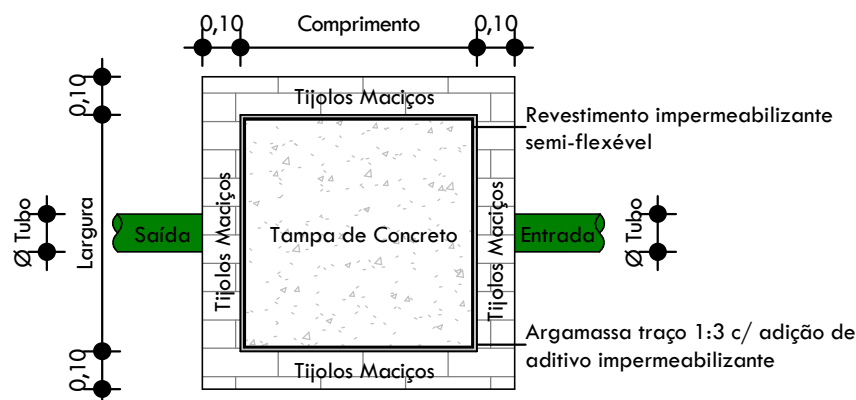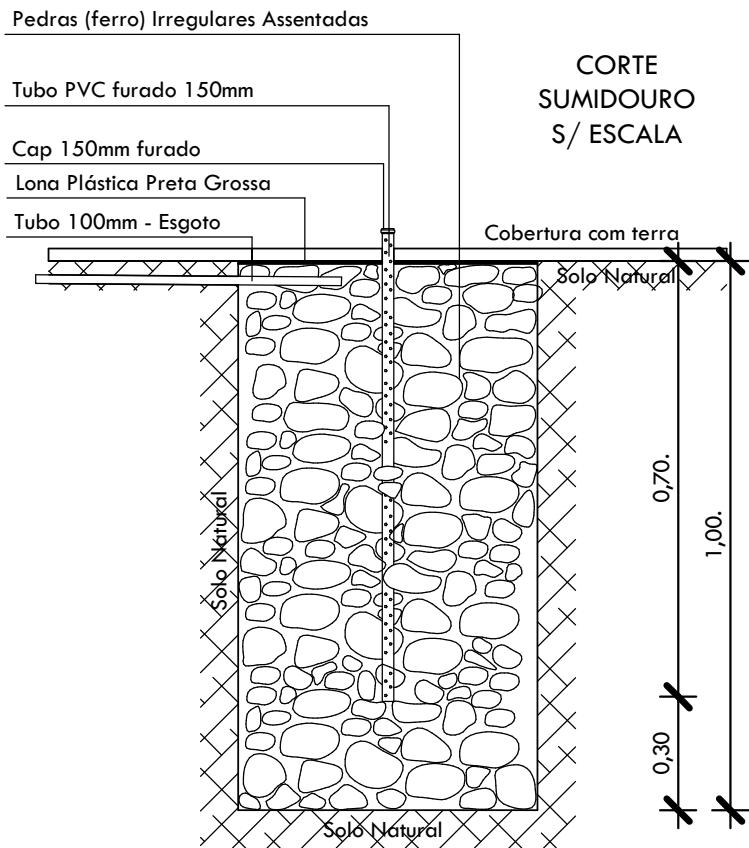

Planta Baixa - Caixa de Inspeção

1 : 20

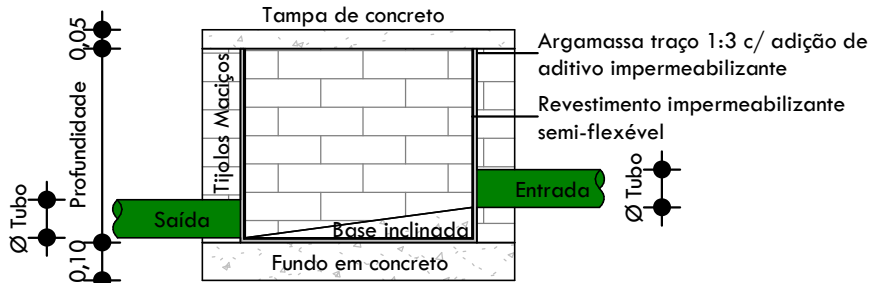

Corte lateral - Caixa de Inspeção

1 : 20

GIOVANÍ FÊRASSO

ARQUITETO URBANISTA

www.gfdesenhos.com.br

gfdesenhos

@gfdesenhos

RUA ALFREDO CERUTTI, 238 - BAIRRO ITAPAGÉ

FREDERICO WESTPHALEN - RS

CEP: 98410-000

FONE: (55) 2010-4207 99967-4850

OBRA: LOTEAMENTO LAJUS - Programa Minha Casa Minha Vida - FNHIS

LOCAL: RUA JULIO GOLIN - BAIRRO HOMERO - NONOAI - RS

PROJETO: PROJETO ELÉTRICO

ASSUNTO: SANITÁRIO - PLANTA BAIXA

PROPRIETÁRIO:

RESPONSÁVEL TÉCNICO:

ÁREA: 59,10 m²

MUNICÍPIO DE NONOAI

CNPJ: 91 567 974/0001-07

GIOVANÍ LUIS FERASSO

CAU RS: A189382-3

ESCALA: Como indicado

PRANCHA: H02/02

DESENHO: DESENHOS ARQUITETURA E CONSTRUÇÕES

JOÃO VITOR BASSO

DATA: AGOSTO/2025